

Anita Gigi Budai
+61 422485664
anitagigi@anitagigi.com

PROJECT
Australian Pavilion
2017 Venice Biennale


DRAWING TITLE
EXISTING FLOOR PLAN / ESISTENTE PIANO

DRAWING NO.
AP-28.2

SCALE
1:100 @A3

DATE
23/1/17

ISSUE
01

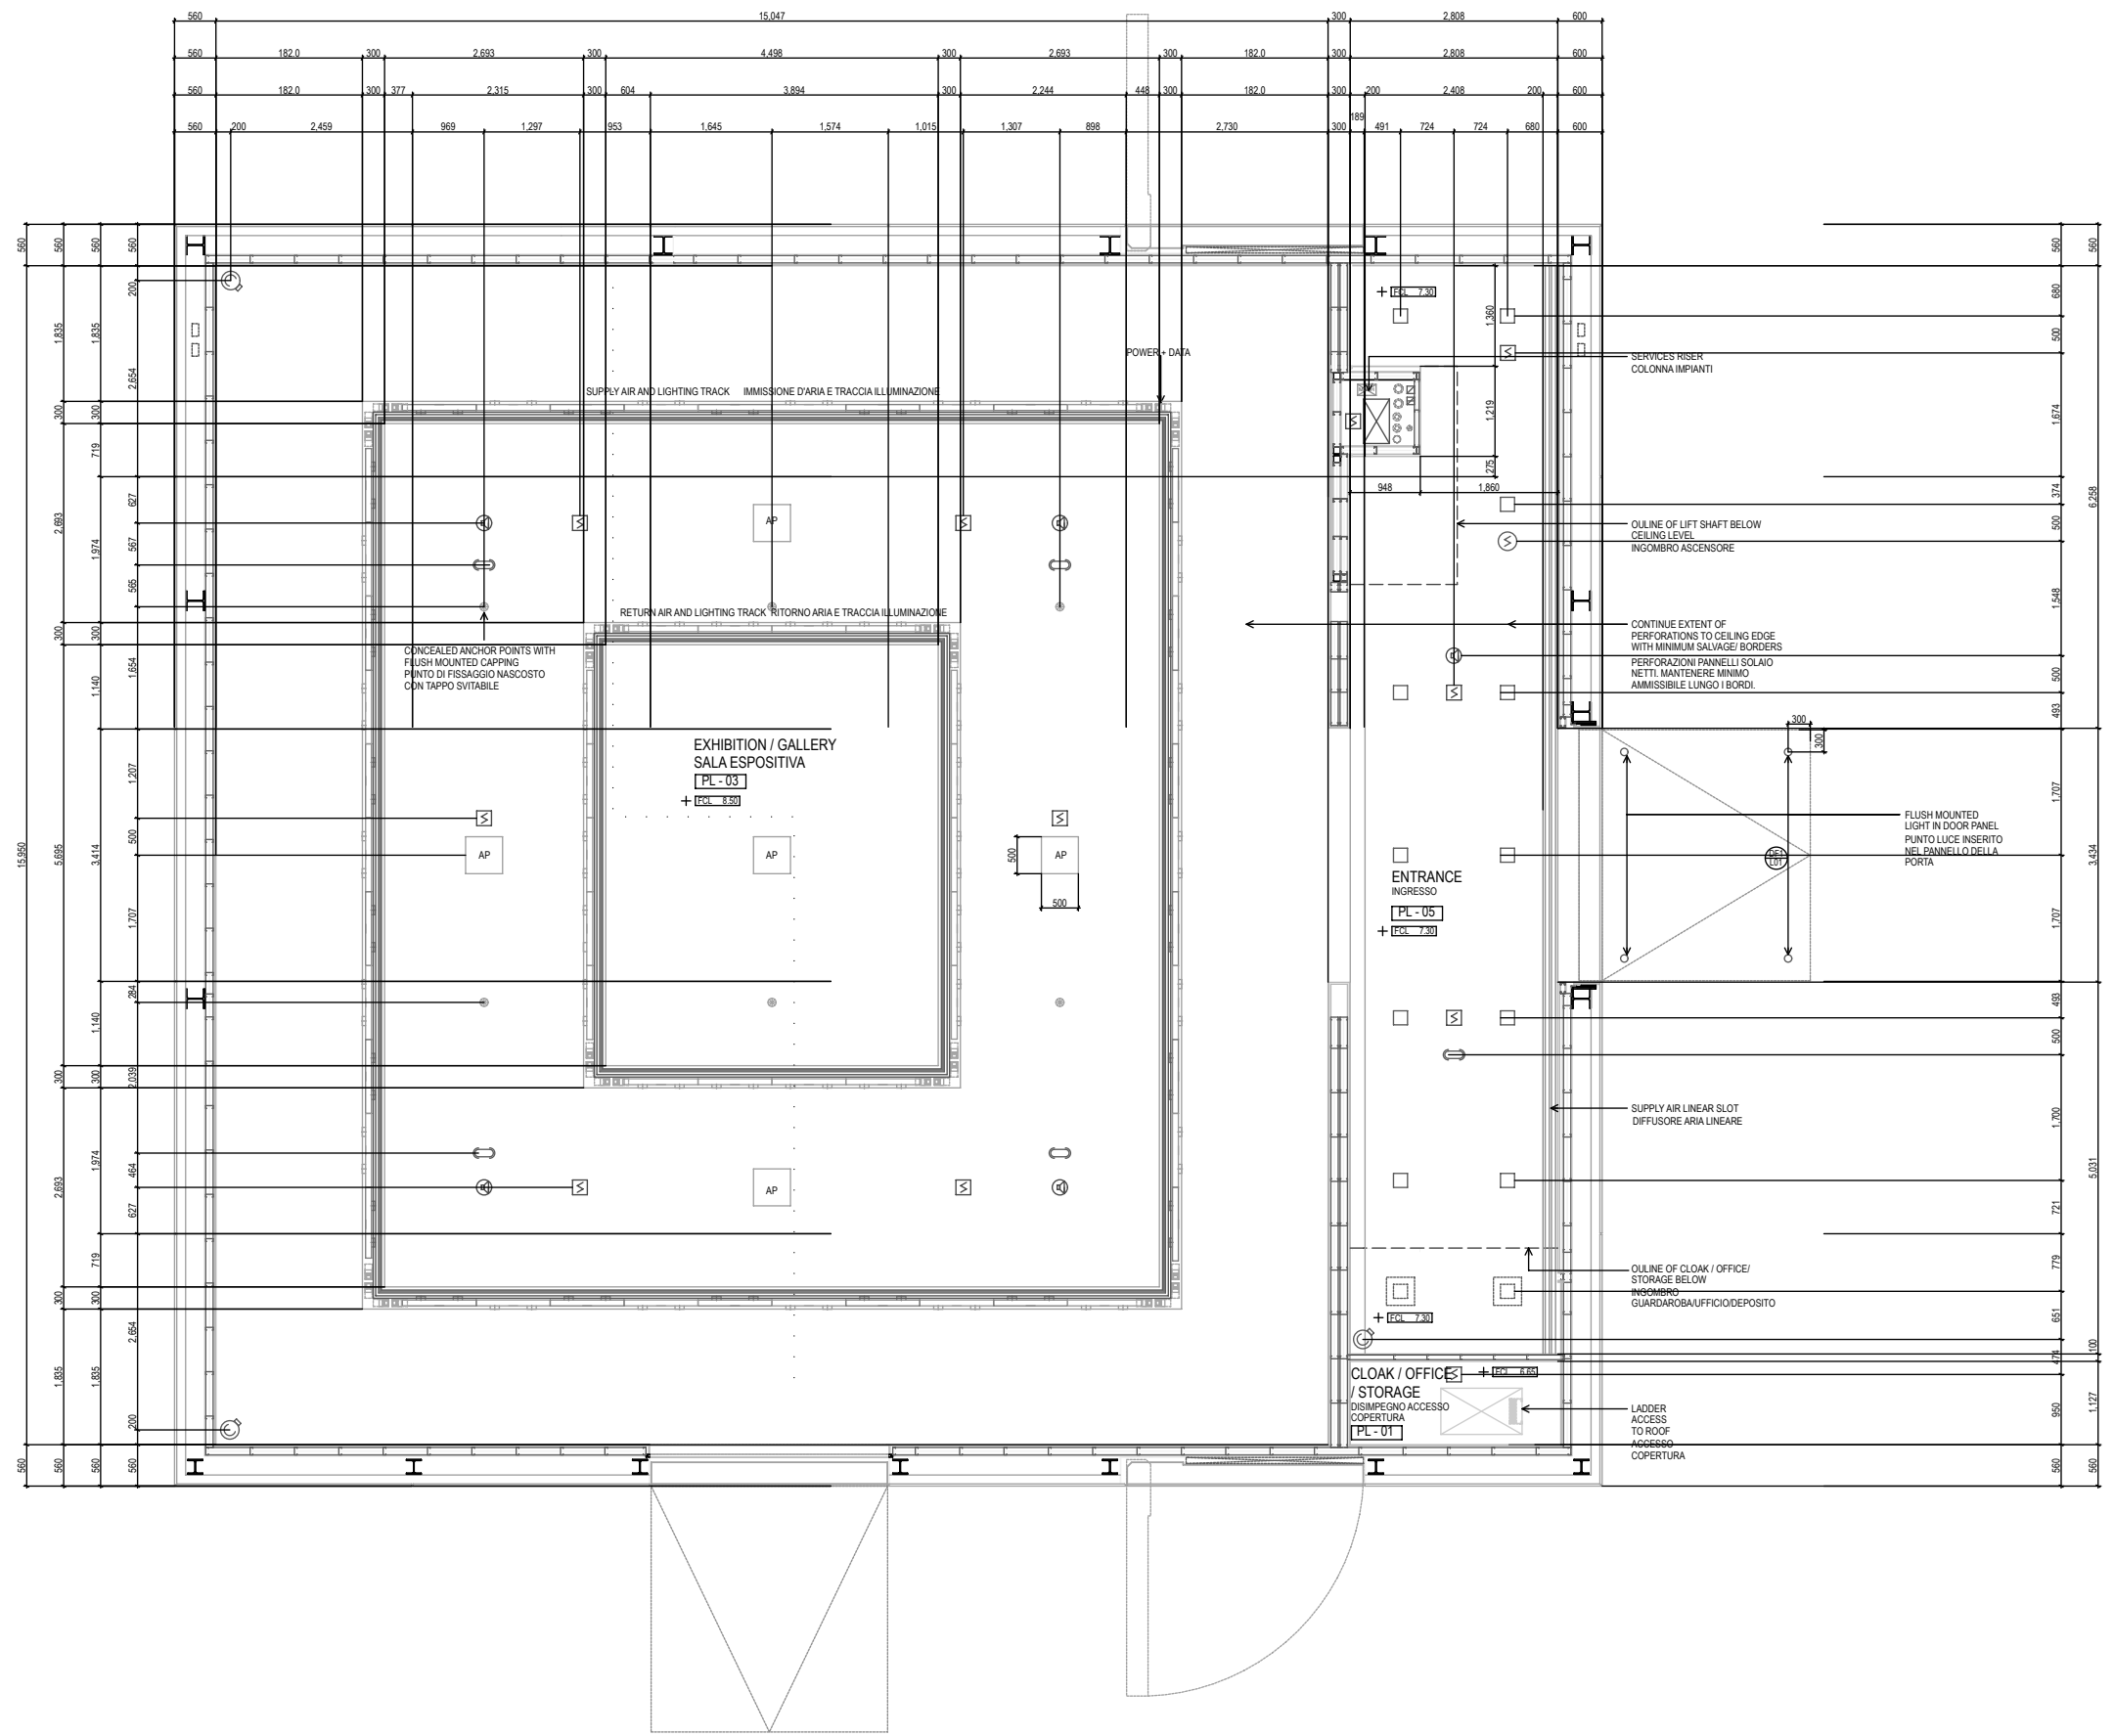

KEY PLAN

- ☒ SMOKE DETECTOR
RILEVATORE FUMO
- ⊕ SPEAKER
ALTOPARLANTE, CASSA
- ⊖ IR SENSOR
RILEVATORE PRESENZA
- AP 'KNAUF' ACCESS PANEL 50 x 50
PANNELLI APRIBILI 'KNAUF' 50 x 50
- HANGING THREAD FOR ARTWORK
ANCORAGGIO A SOFFITTO PER ARTWORK
- CEILING RECESS LED
APPARECCHIO ILLUMINANTE A INCASSO
- ⊙ RECESSED CCTV
TELECAMERA DIGITALE A COLORI DA INTERNO
- OPERABLE PANEL RECESSED LED
APPARECCHIO ILLUMINANTE
AD INCASSO SU PANNELLO APRIBILE
- ⊞ RECESSED CEILING BOX FOR
POWER & DATA
SCATOLA A INCASSO A SOFFITTO
PER PRESE ALIMENTAZIONE

Power is at points round the base of Gallery as indicated on Internal Elevations.
Il potere è in punti intorno alla base della Galleria come indicato sulla Elevations interne.

Power and Data points are available behind 5 x panels on ceiling and the lighting/data track.
punti di alimentazione e dati sono disponibili dietro 5 x pannelli sul soffitto e l'illuminazione / traccia dati.

Anita Gigi Budai
+61 422485664
anitagigi@anitagigi.com

PROJECT
Australian Pavilion
2017 Venice Biennale

DRAWING TITLE
EXISTING REFLECTED CEILING PLAN / ESISTENTE
REFLECTED PIANO DI SOFFITTO

DRAWING NO.
AP-28.3

SCALE
1:100 @A3

DATE
22/1/17

ISSUE
01